




EDIFICIO 2 PIANO PRIMO E SECONDO

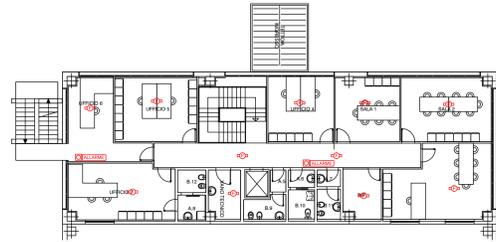

PIANTA PIANO PRIMO

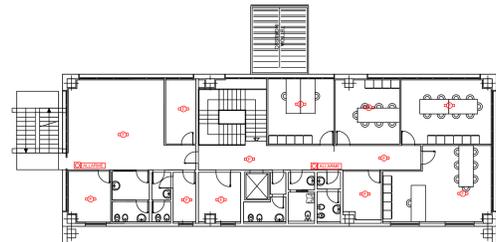

PIANTA PIANO SECONDO

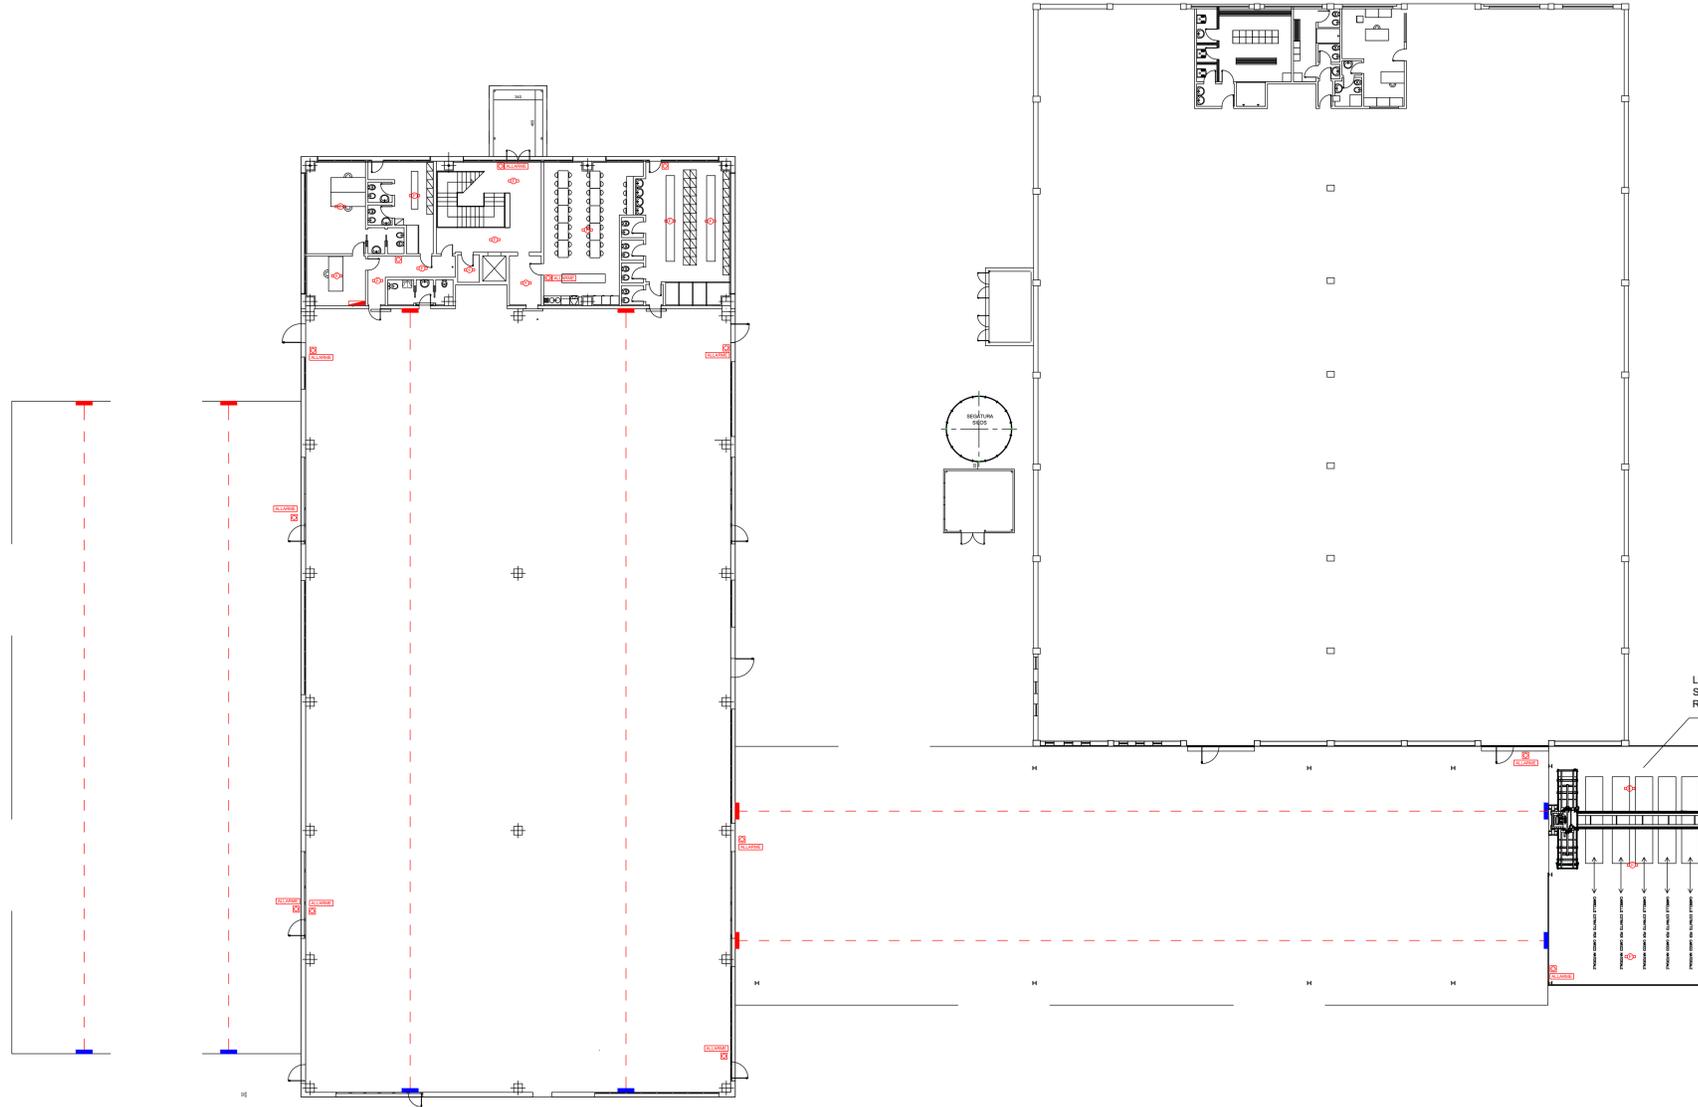

LOCALE TECNICO PER MACCHINA AUTOMATICA
SENZA PERMANENZA DI PERSONE
REALIZZATO CON PANNELLI INCOMBUSTIBILI

SIMBOLOGIA

LEGENDA SIMBOLI

	Rilevatore puntiforme di fumo
	Rilevatore lineare IR
	Rilevatore lineare IN
	Cerchiata IRM
	Pulsante allarme incendio
	Segnalatore ottico acustico allarme incendio

Ampliamenti Complesso Caserme Industriali ad uso
Laboratorio di Falegnameria
in via Casade 11 Località Montevoglio Comune Valmaggia

COMMITTENZA:
SGARD PACKING SRL
Sede: Via Emilia 470
48019 Anzola Dell'Emilia (Bo)

PROGETTISTA:
P. LUCA TORREGGIANI



OGGETTO TAVOLA:
PROGETTO PER INSTALLAZIONE ED
ALLARME INCENDIO
NORMA UNI 9795:2021

TAVOLA: 1/1
SCALA: 1:100
DATA: SETTEMBRE 2023