

COMUNE DI VALSAMOGGIA (BO)

AMBITO APS.e - APS.i1- LOTTO 6
PROCEDIMENTO UNICO ART.53 LR.24/'17 PER
NUOVA COSTRUZIONE DI
EDIFICIO PRODUTTIVO MACRON
VIA A.FINI



RICHIEDENTE: MACRON S.P.A.
PROPRIETA': F.lli FINI Costruzioni S.R.L.
PROGETTAZIONE ARCHITETTONICA E STRUTTURALE: ING. GUIDO LENZI
ING. FAUSTO SAVORETTI
COLLABORATORI: ARCH. M. VENTURELLI


STUDIO LENZI & ASSOCIATI
VIA RIVA RENO 63 - BOLOGNA
0039 051 229118 - 224455 - 222935
WWW.STUDIOLENZIEASSOCIATI.IT info@studio-lenzi.it

PROGETTO IMPIANTI MECCANICI: ZECCHINI E ASSOCIATI
PROGETTO IMPIANTI ELETTRICI: STUDIO A.Z. MASSIMO SANTUCCI
PROGETTO ANTINCENDIO: I.D.F. ING. ANDREA LUPPI

PERMESSO DI COSTRUIRE

PROGETTO: Prevenzione Incendi		FO	
ELABORATO: Planimetria Generale		SCALA: 1:2000	
		DATA: GIUGNO 2023	
Rev:	Data	Motivo della revisione	Redatto Controllato Approvato
-	-	-	VDB DDB AL

COMMESSA: 23-636 MACRON - FASE 2 - 6. PROGETTAZIONE - 2. PROGETTO DEFINITIVO

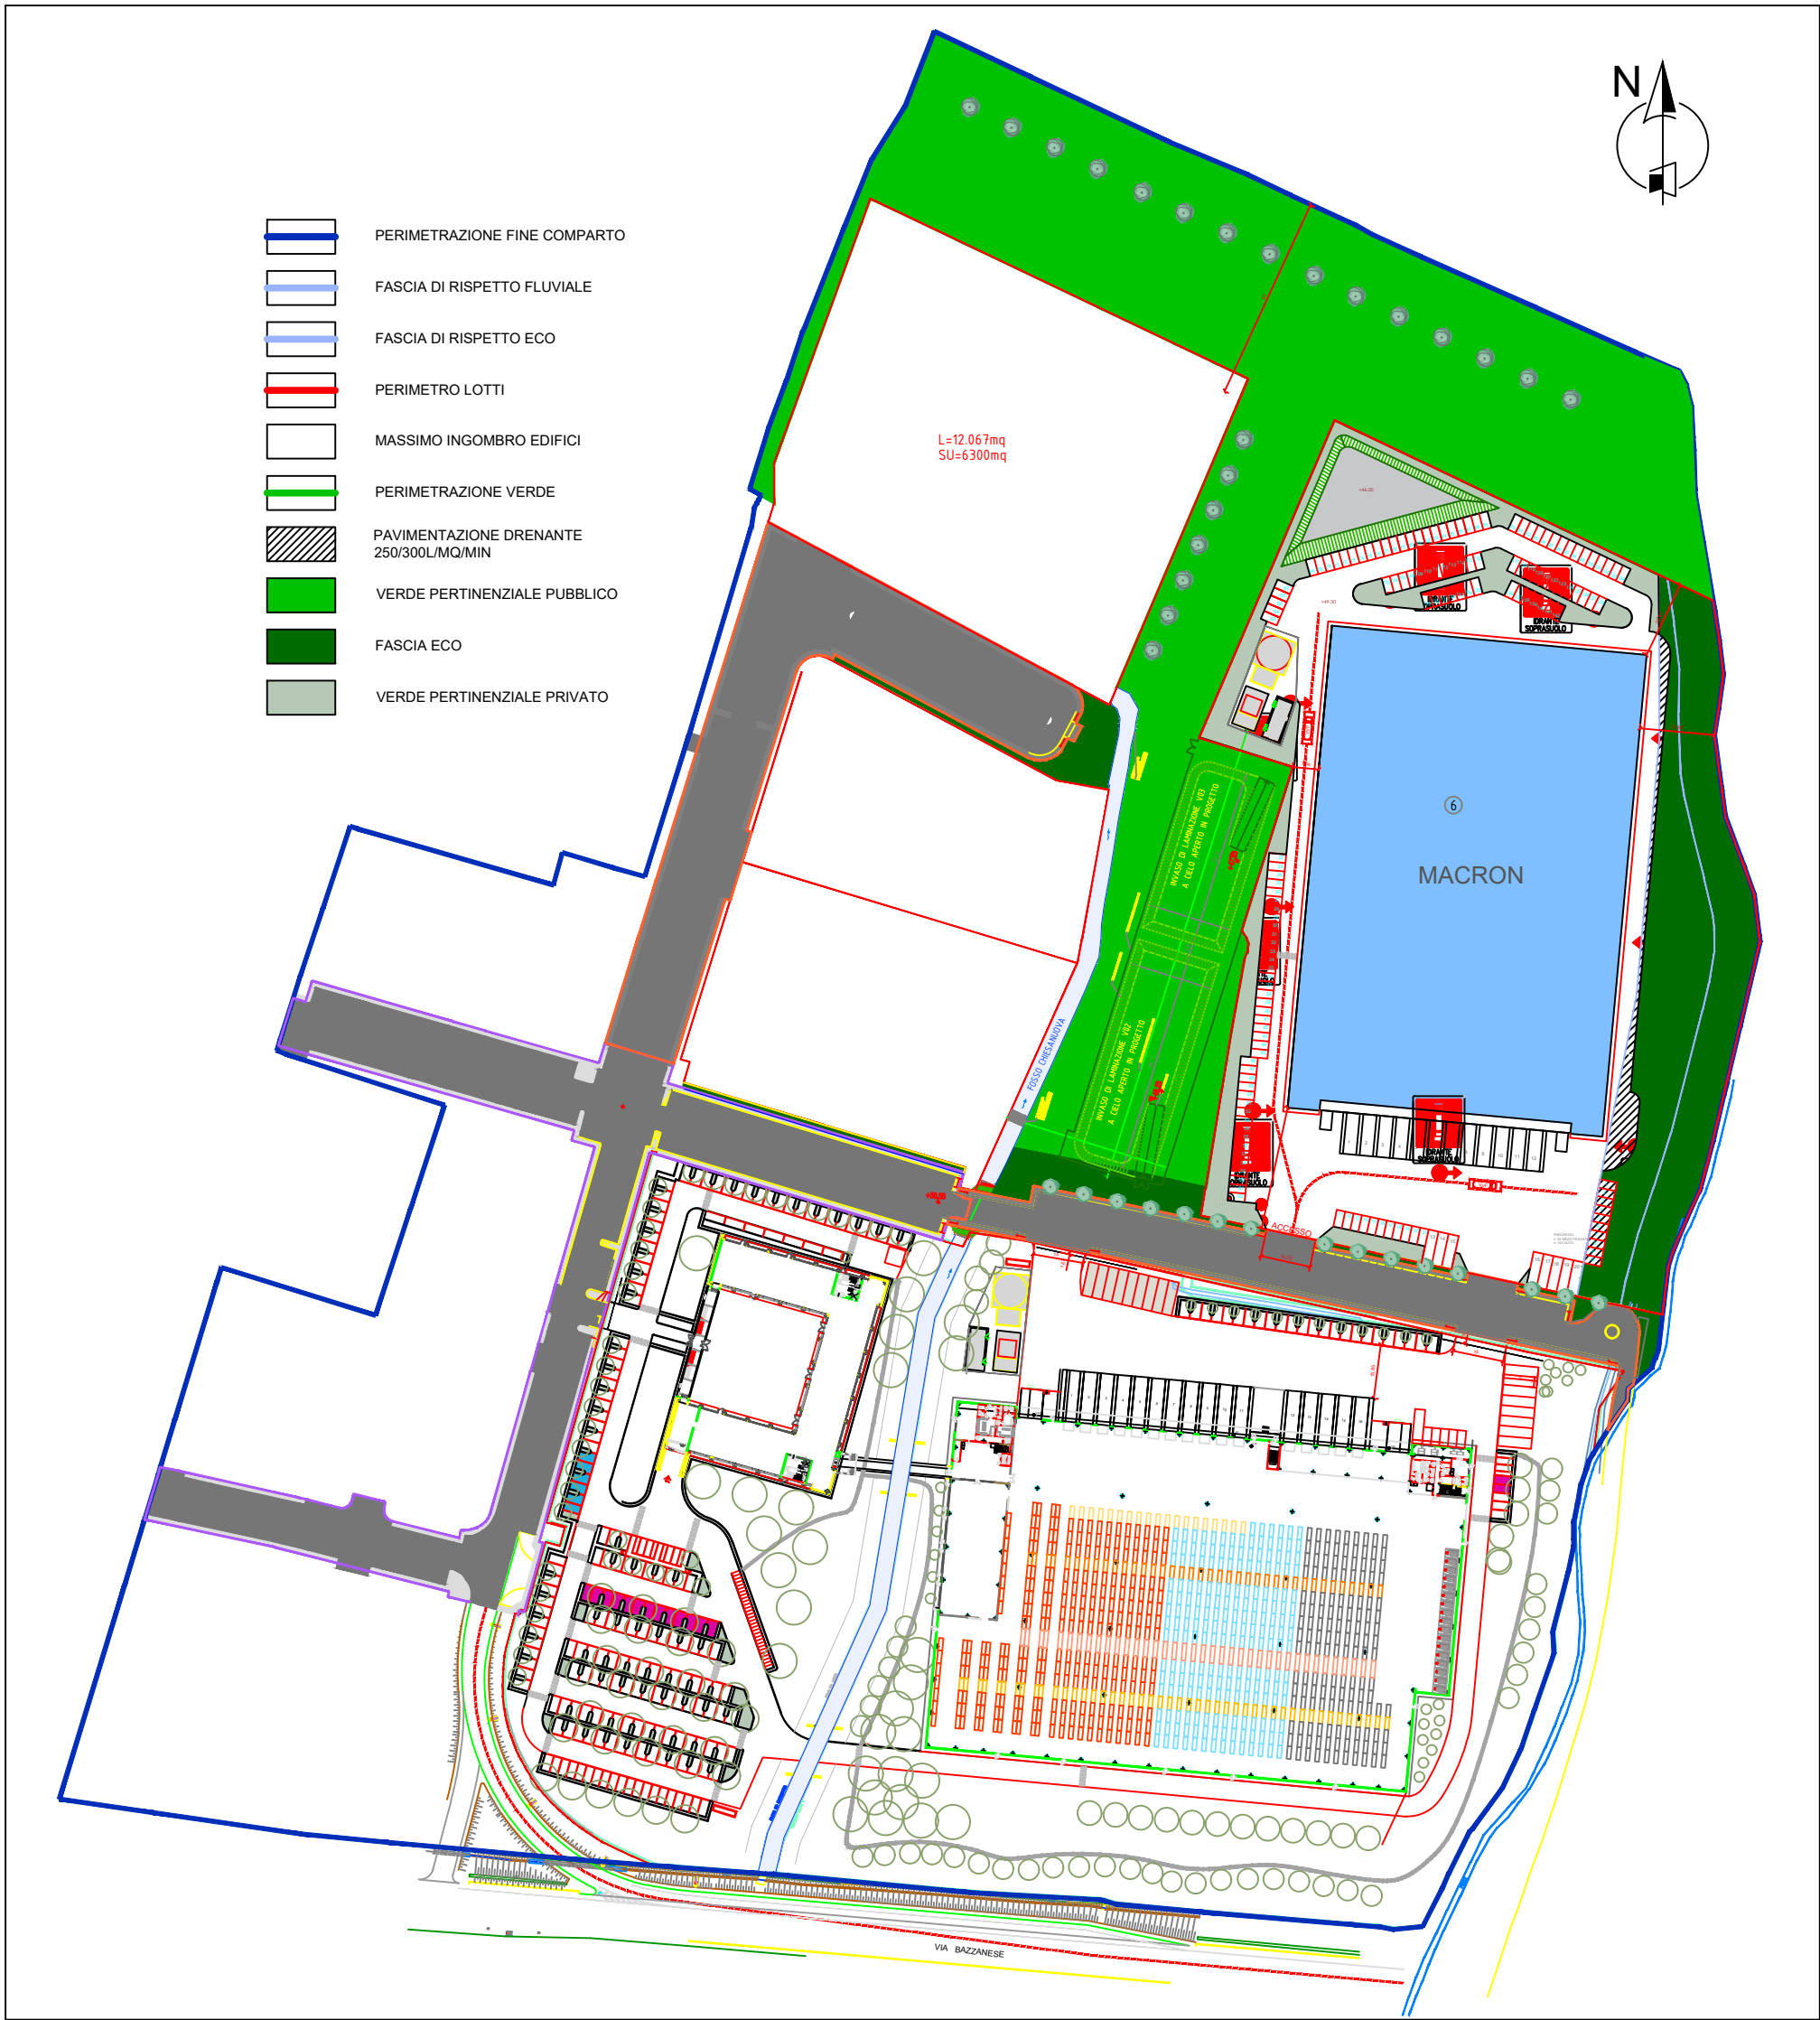

Planimetria Generale - Scala 1:2000